


1020 x 340

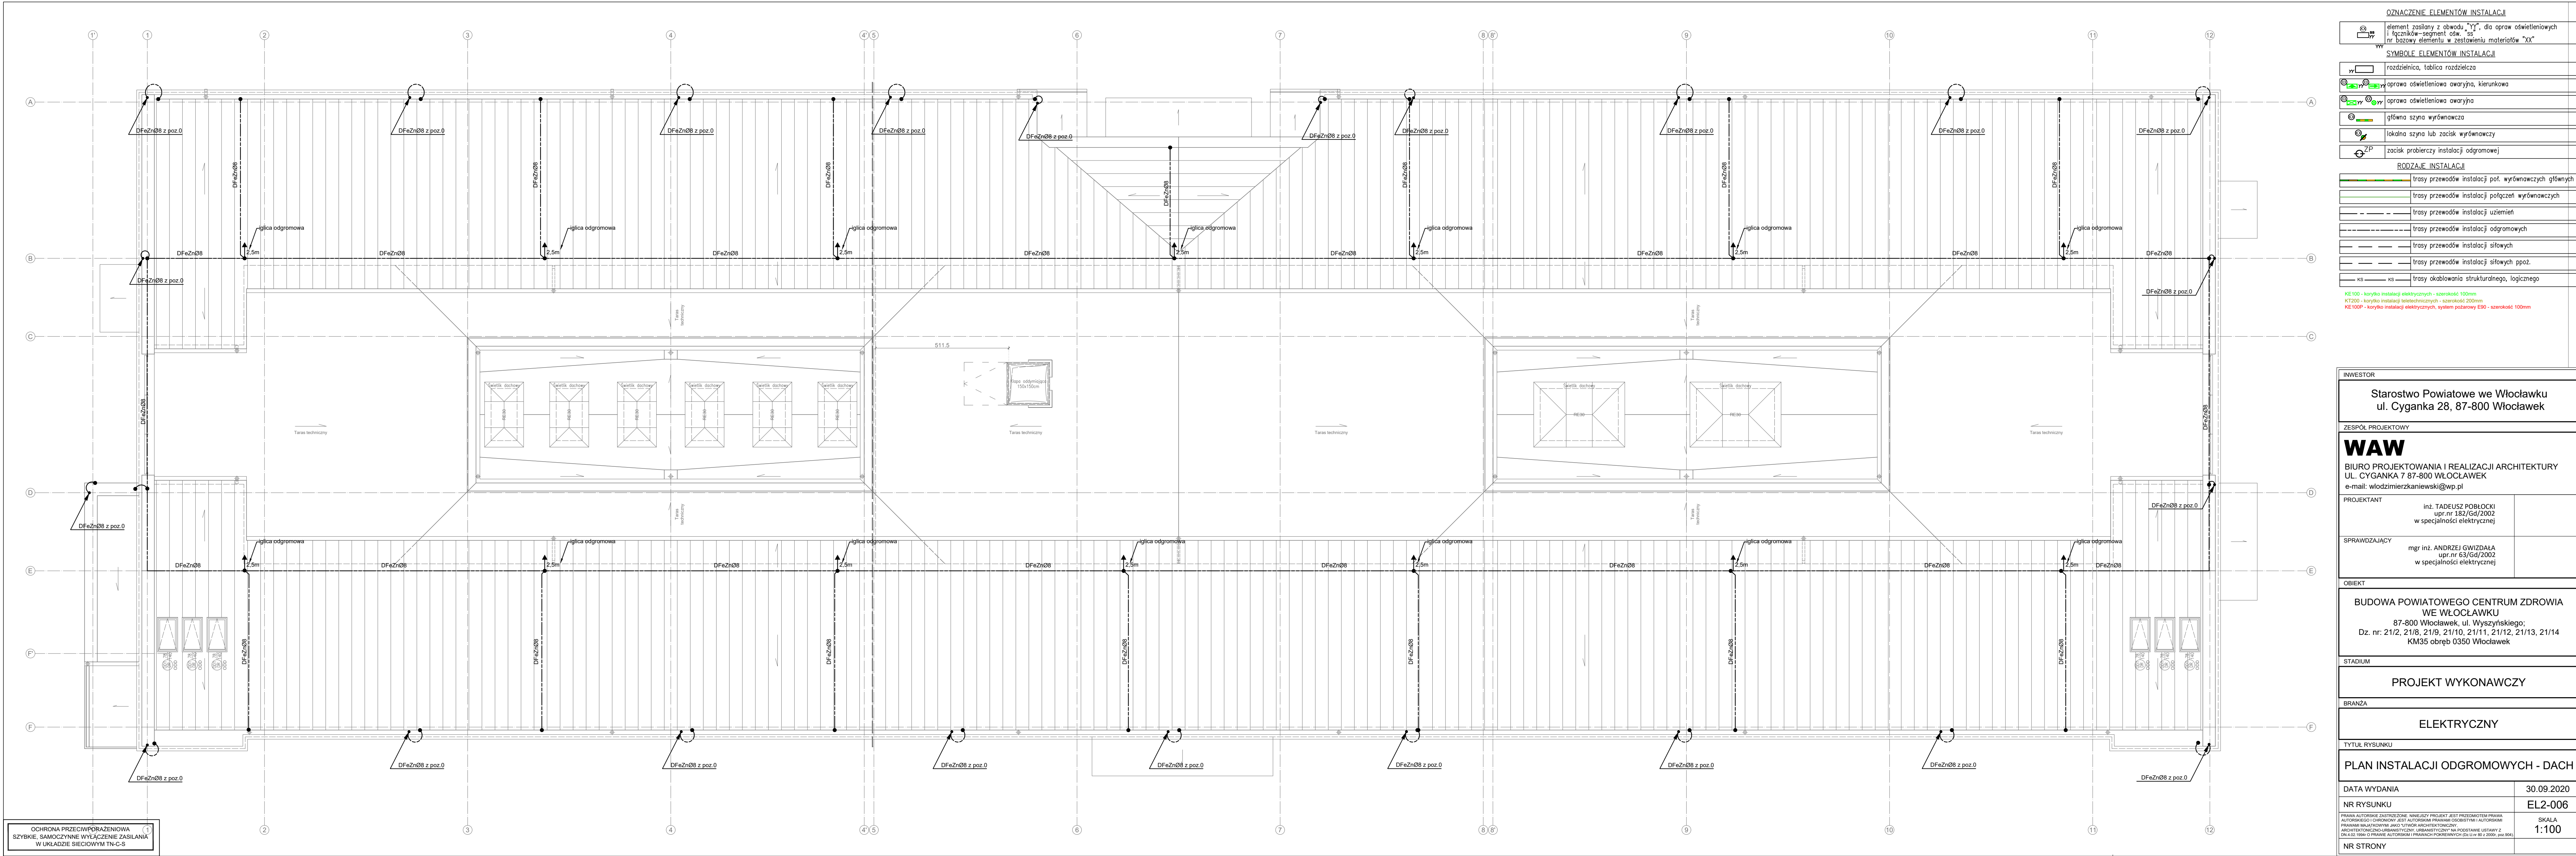

OCHRONA PRZECIWPORAŻENIOWA  
SZYBKIE, SAMOCZYNNE WYŁĄCZENIE ZASILANIA  
W UKŁADZIE SIECIOWYM TN-C-S

OZNACZENIE ELEMENTÓW INSTALACJI	
	element zasilony z obwodu "YY", dla opraw oświetleniowych i łączników-segmentów "SS", nr bazowy elementu w zestawieniu materiałów "XX"
SYMBOLS ELEMENTS INSTALLATION	
	rozdzielnia, tablica rozdzielcza
	oprawa oświetleniowa awaryjna, kierunkowa
	oprawa oświetleniowa awaryjna
	główna szyna wyrównawcza
	lokalna szyna lub zacisk wyrównawczy
	zacisk probierczy instalacji odgromowej
RODZAJE INSTALACJI	
	trasy przewodów instalacji pot. wyrównawczych głównych
	trasy przewodów instalacji połączeń wyrównawczych
	trasy przewodów instalacji uziemień
	trasy przewodów instalacji odgromowych
	trasy przewodów instalacji siłowych
	trasy przewodów instalacji siłowych poz.
	ks trasy okablowania strukturalnego, logicznego

KE100 - korytko instalacji elektrycznych - szerokość 100mm  
KT200 - korytko instalacji elektrycznych - szerokość 200mm  
KE100P - korytko instalacji elektrycznych, system pożarowy E90 - szerokość 100mm

INWESTOR	
Starostwo Powiatowe we Włocławku ul. Cyganka 28, 87-800 Włocławek	
ZESPÓŁ PROJEKTOWY	
<b>WAW</b> BIURO PROJEKTOWANIA I REALIZACJI ARCHITEKTURY UL. CYGANKA 7 87-800 WŁOCŁAWEK e-mail: włodzimierzkaniewski@wp.pl	
PROJEKTANT	inż. TADEUSZ POBŁOCKI upr.nr 182/Gd/2002 w specjalności elektrycznej
SPRAWDZAJĄCY	mgr inż. ANDRZEJ GWIZDAŁA upr.nr 63/Gd/2002 w specjalności elektrycznej
OBIEKT	
BUDOWA POWIATOWEGO CENTRUM ZDROWIA WE WŁOCŁAWKU 87-800 Włocławek, ul. Wyszyńskiego; Dz. nr. 21/2, 21/8, 21/9, 21/10, 21/11, 21/12, 21/13, 21/14 KM35 obręb 0350 Włocławek	
STADIUM	
PROJEKT WYKONAWCZY	
BRANŻA	
ELEKTRYCZNY	
TYTUŁ RYSUNKU	
PLAN INSTALACJI ODGROMOWYCH - DACH	
DATA WYDANIA	30.09.2020
NR RYSUNKU	EL2-006
PRAWA AUTORSKIE ZASTRZEŻENIE: NINIEJSZY PROJEKT JEST PRZEDMIOTEM PRAWA AUTORSKIEGO CHRONIONY. JEST AUTORSKIM PRACĄ OSOBY AUTORSKIEJ. AUTORSKIE PRAWY MAJĄTKOWE JAKO UTYWÓR ARCHITEKTONICZNY ARCHITEKTONICZNO-URBANISTYCZNY, URBANISTYCZNY NA PODSTAWIE UMOWY Z DN. 4.02.1994 O PRAWIE AUTORSKIM I PRAWACH POWIĄZANYCH (Dz.U. nr 80 z 2000r. - poz. 364).	
NR STRONY	SKALA 1:100